
 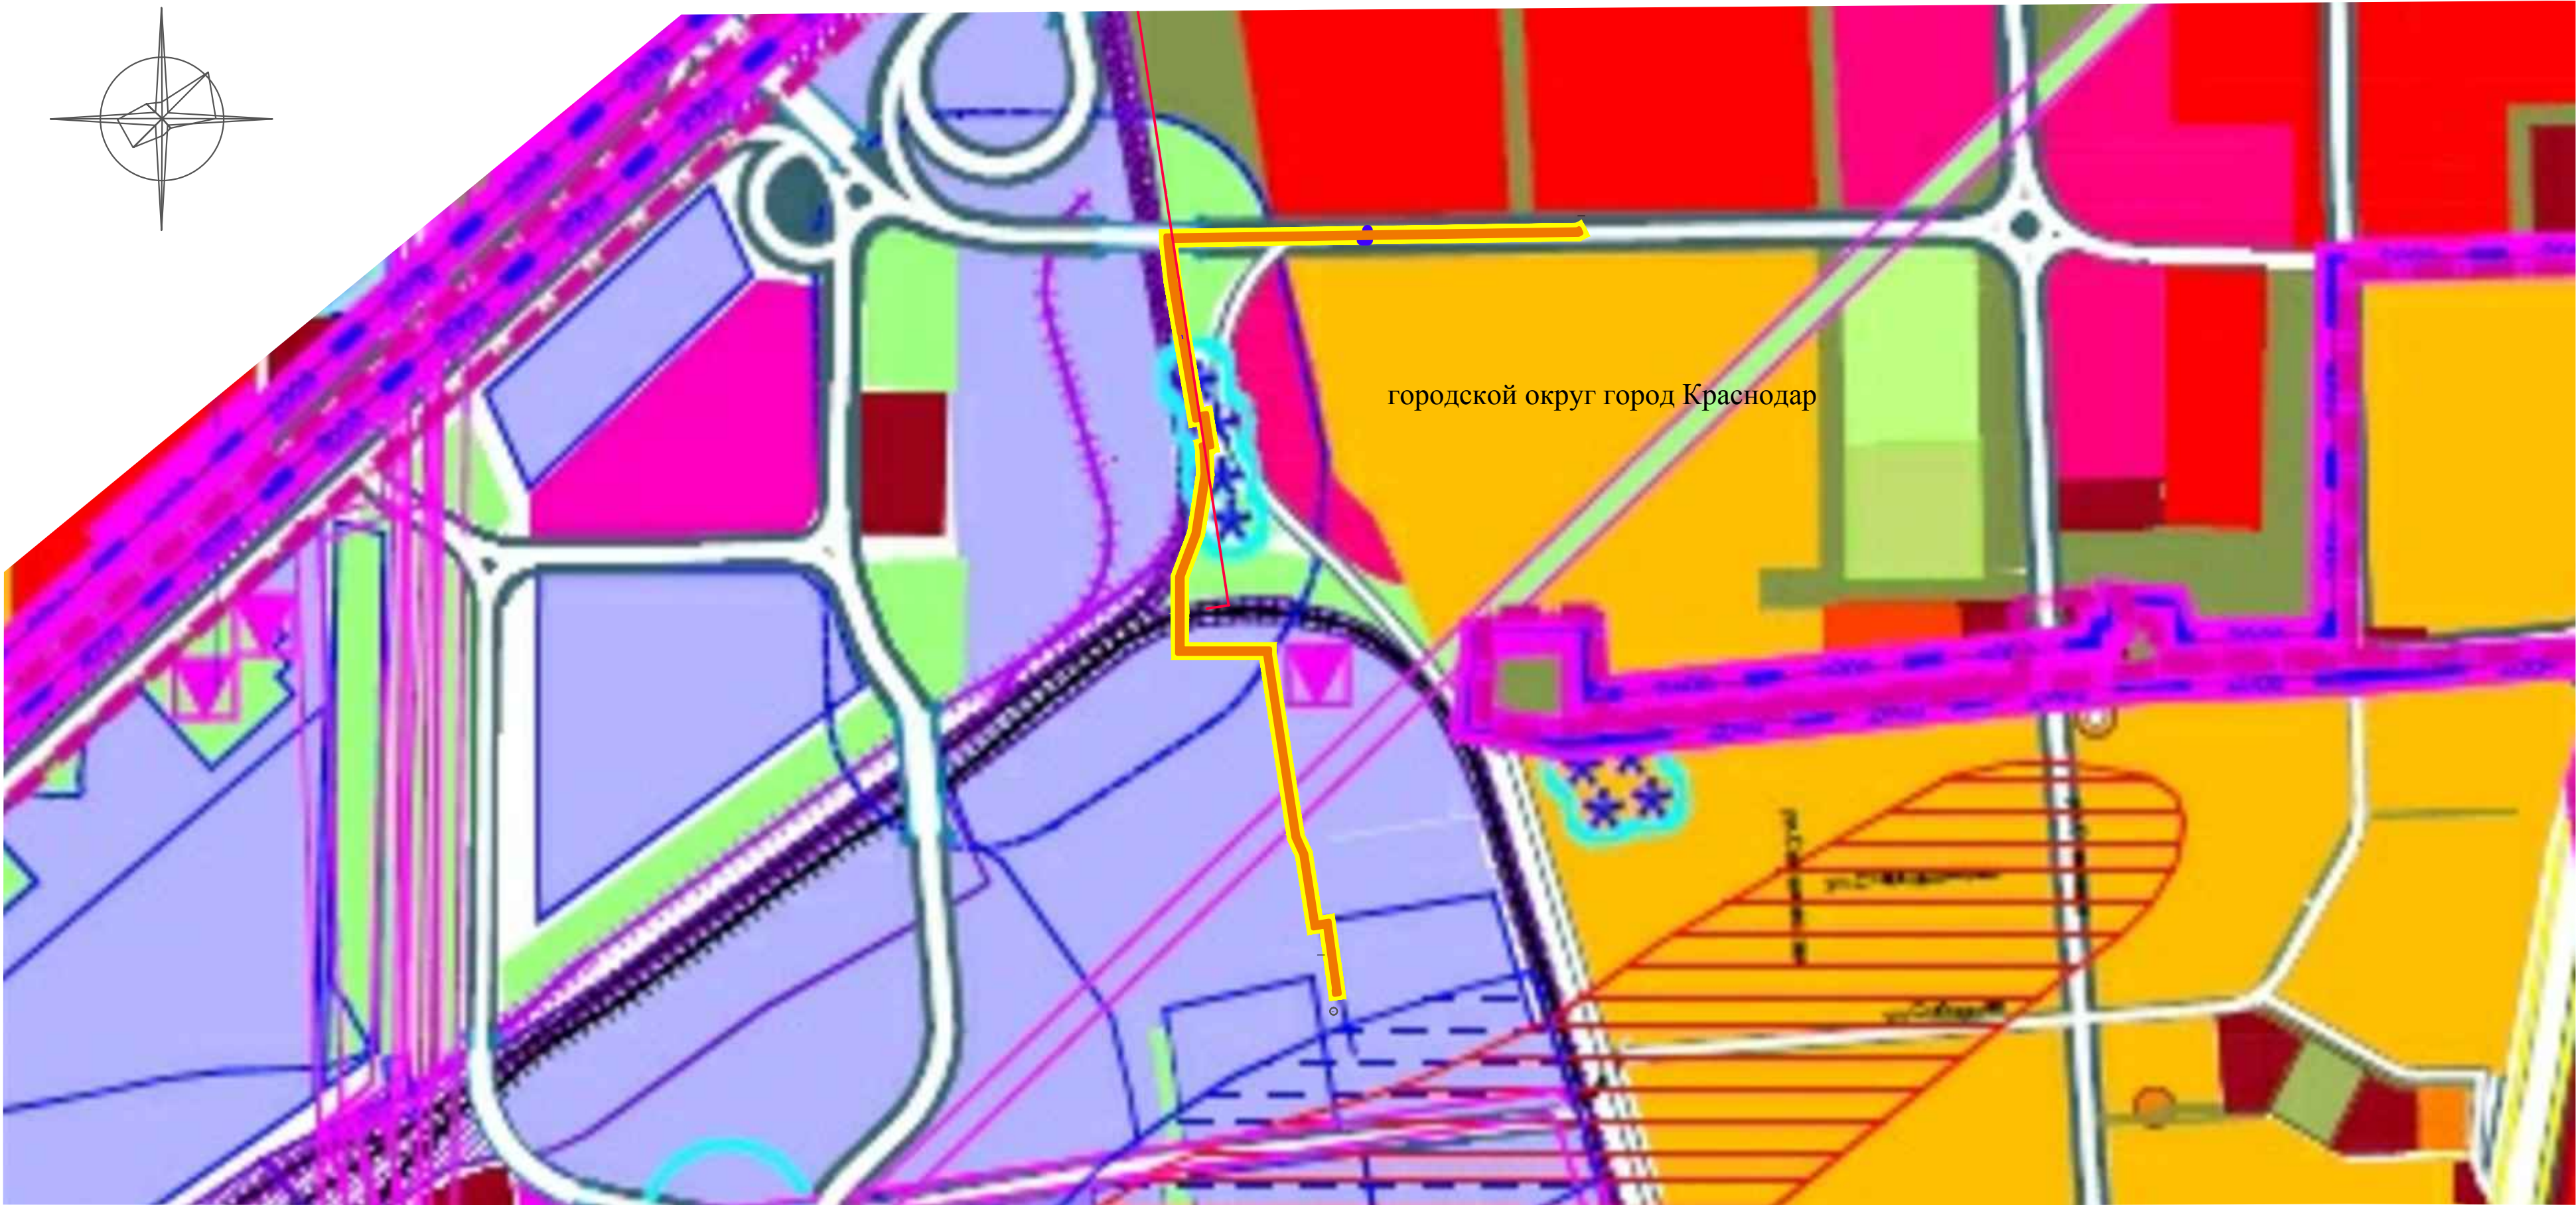



Схема размещения элементов планировочной структуры. М 1:10000



Условные обозначения

-  Планируемый газопровод
-  Зона планируемого размещения объекта

						7459-18-108/21-00-ПП			
						Документация по планировке территории (проект планировки и проект межевания) территории линейного объекта "Внеплощадочный газопровод высокого давления"			
Изм.	Кол. уч.	Лист	№ док	Подпись	Дата	Проект планировки	Стадия	Лист	Листов
ГИП		Герусов			03.18г.		ПП	ПП-3	1
Разраб.		Сычёва			03.18г.	Схема расположения элементов планировочной структуры. М 1:10000	ООО "Корпорация АК"ЭСКМ" г.Краснодар		
Разраб.		Назаренко			03.18г.				
Н.контр.									